






Voorgevel - bouwnummer 154
1: 100

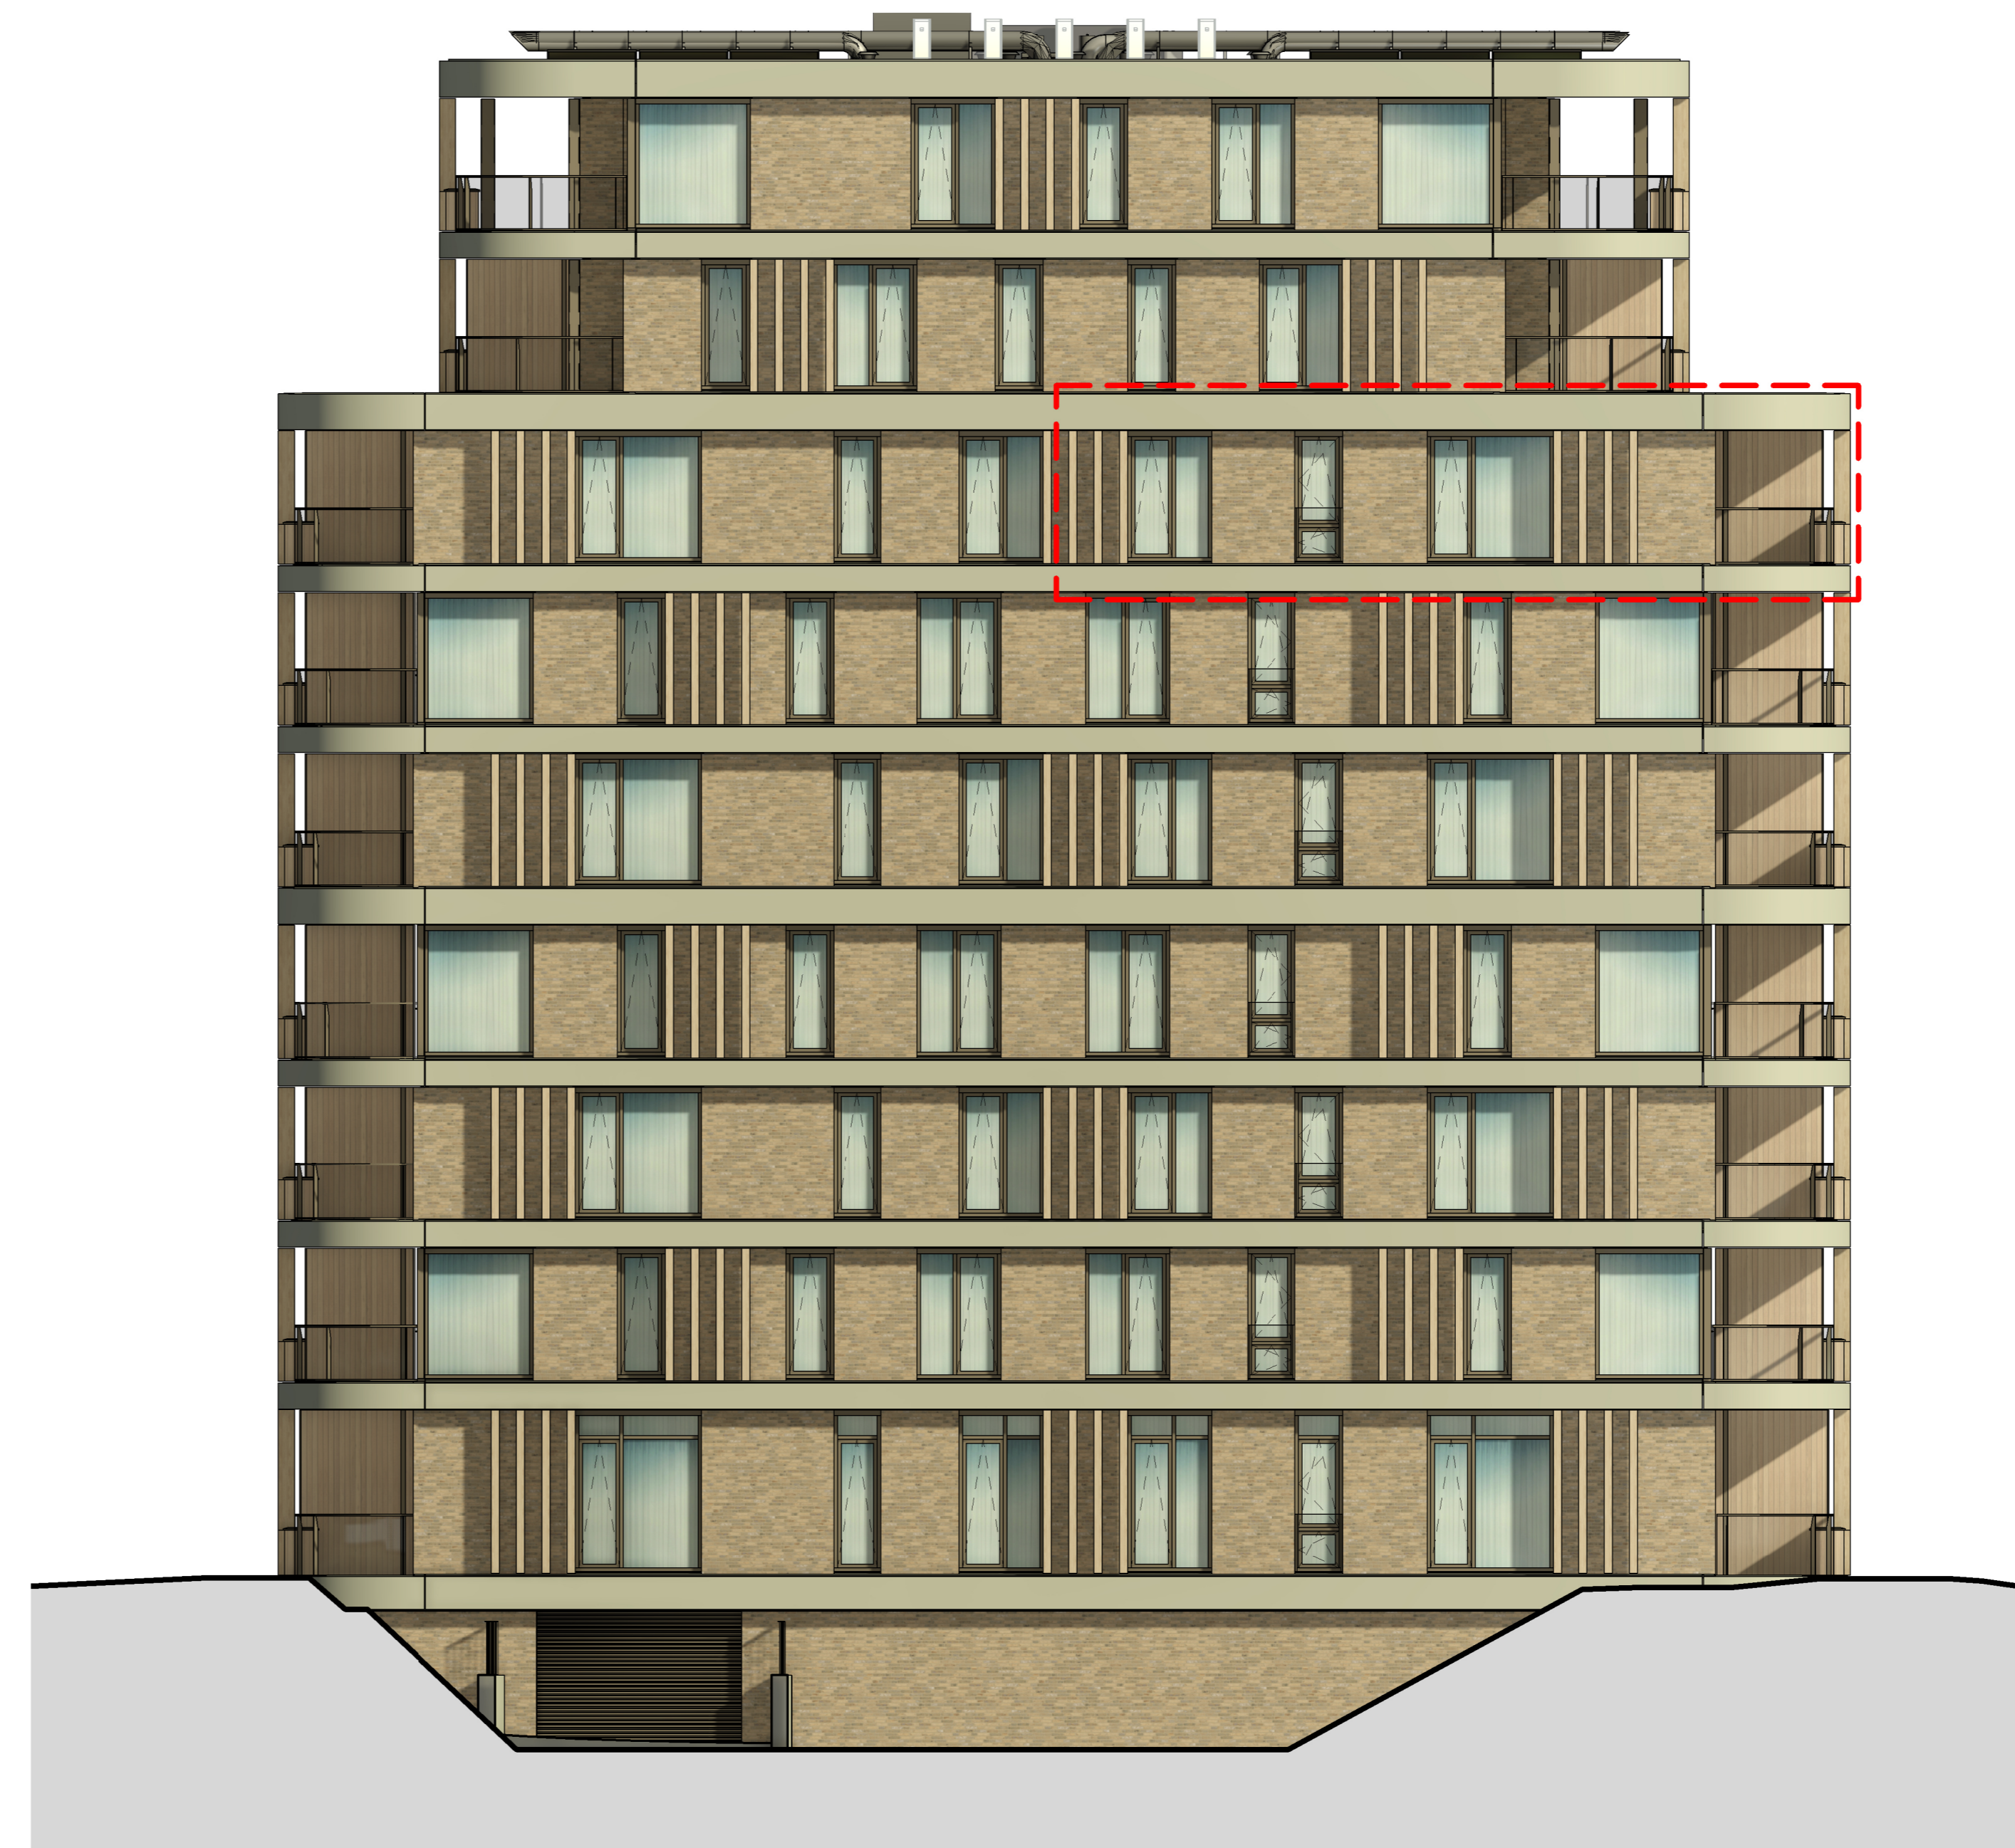

Linker zijgevel - bouwnummer 154
1: 100

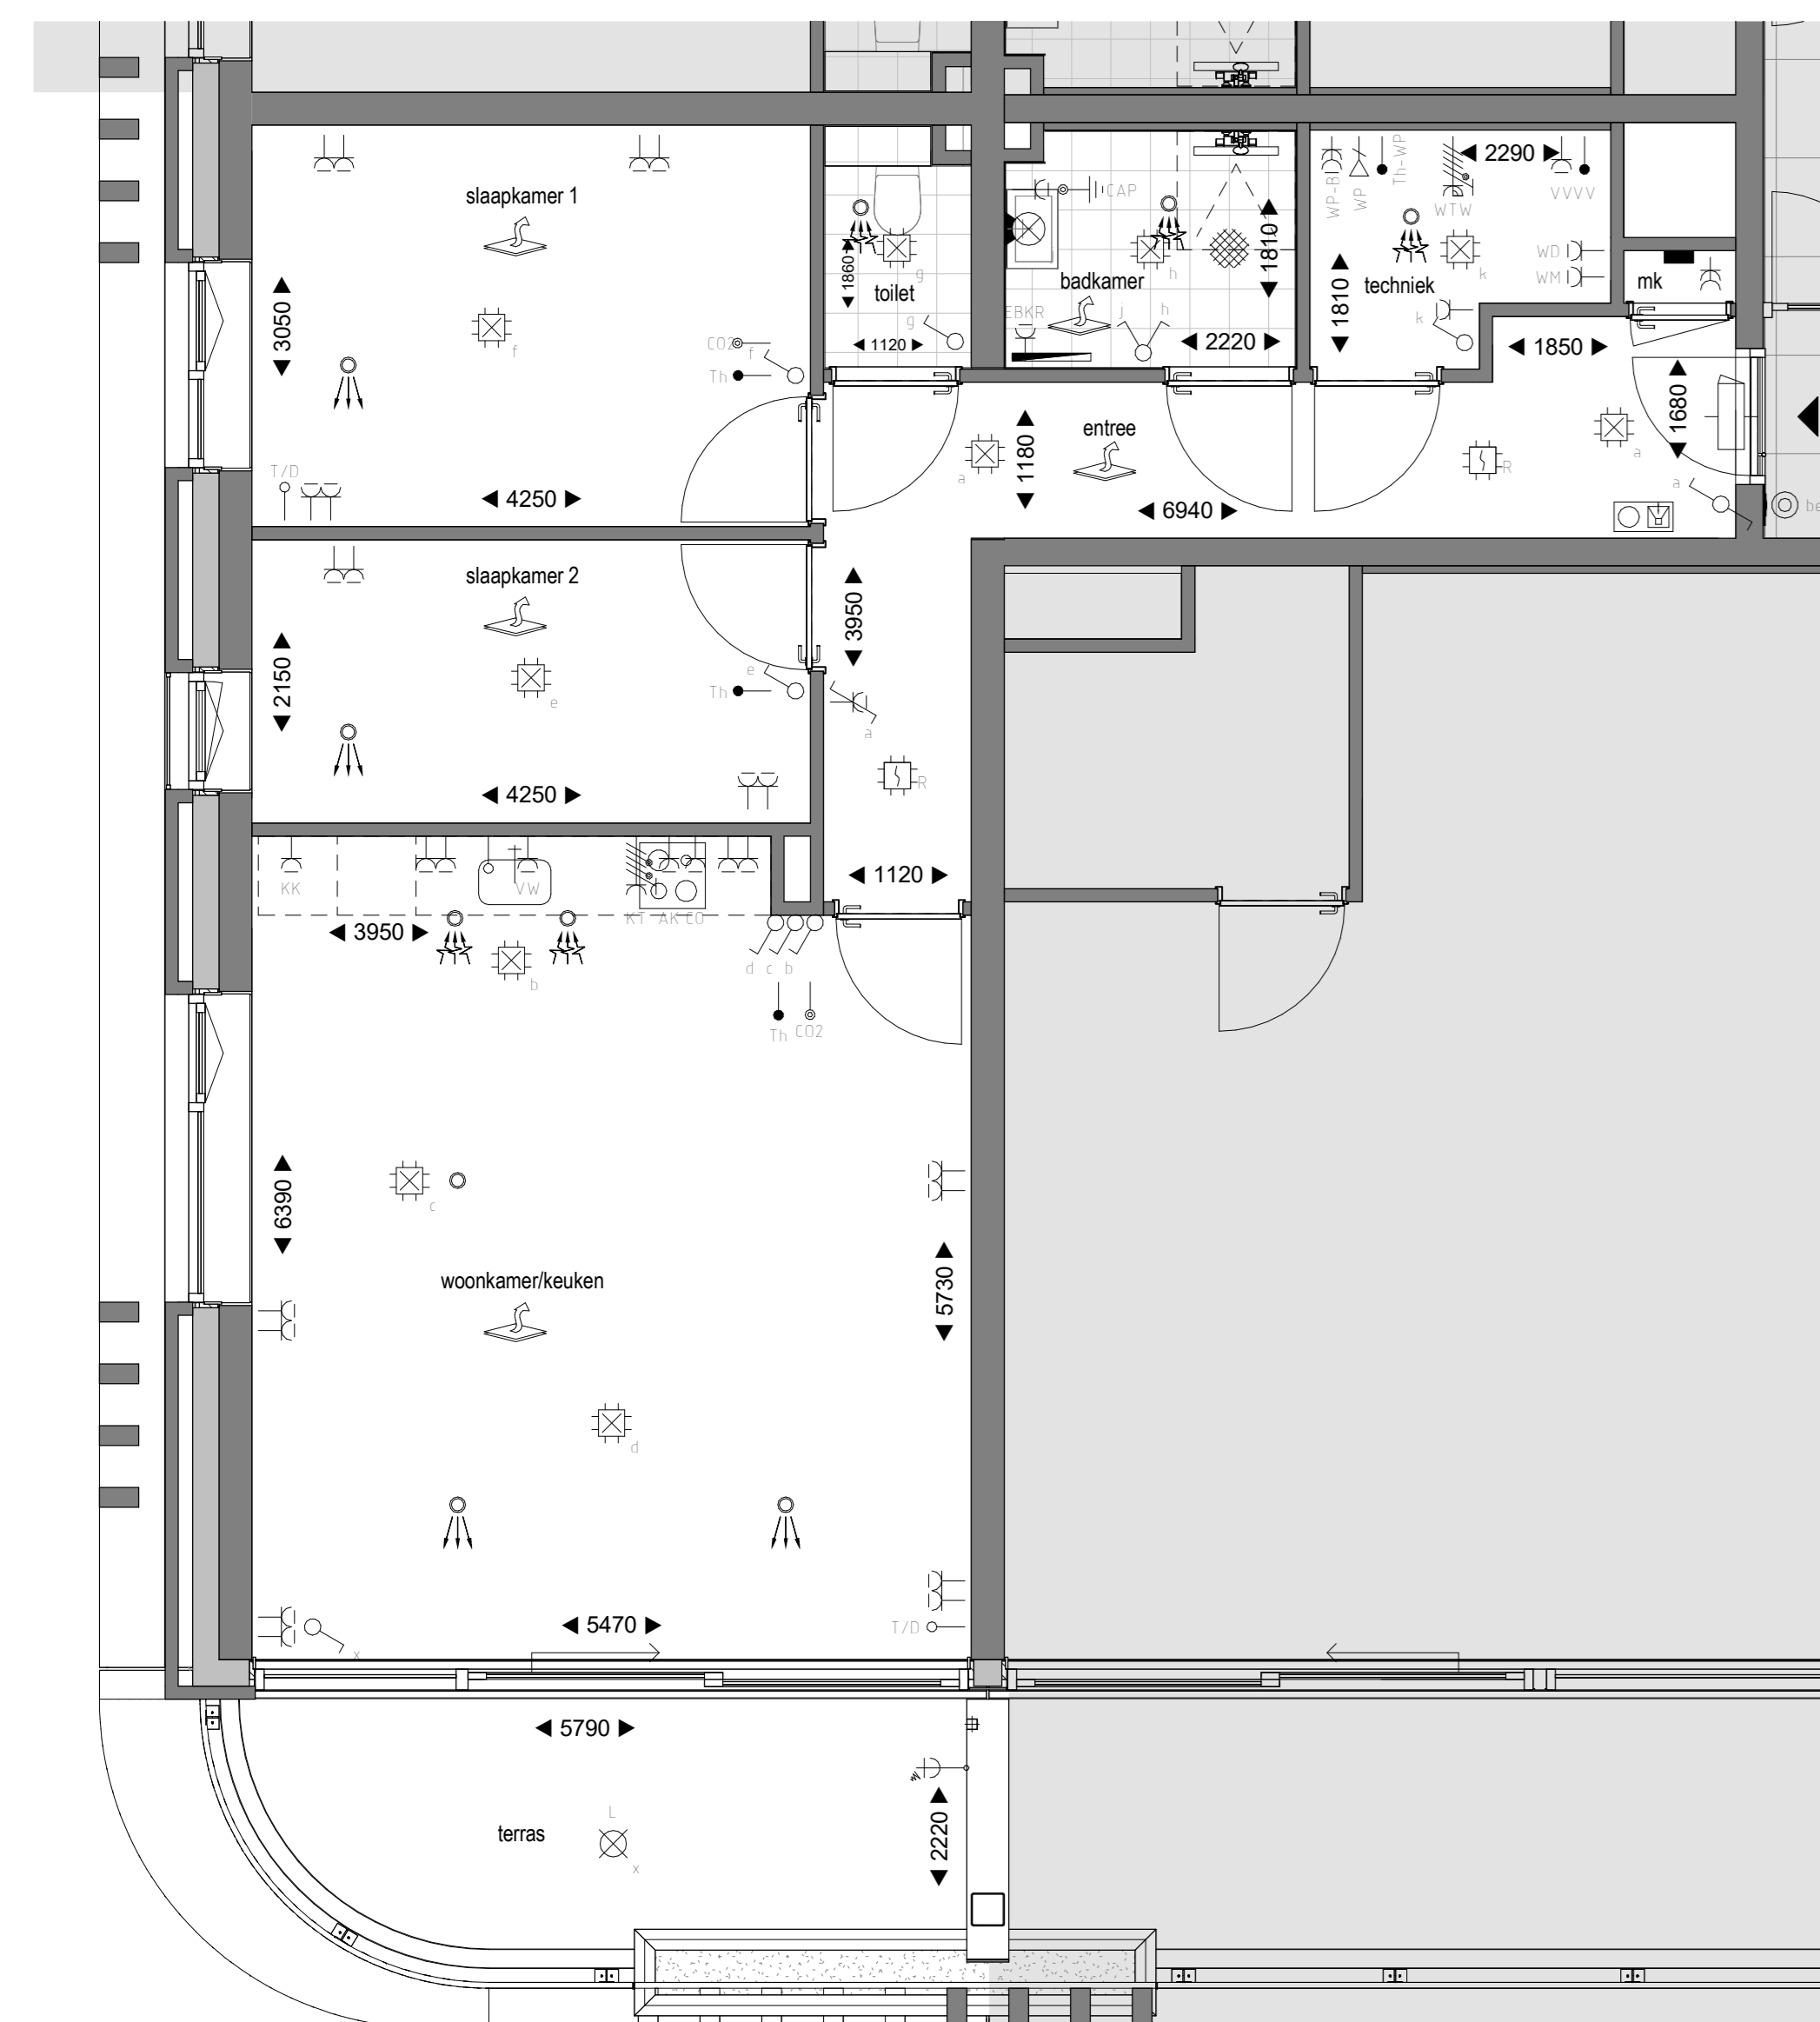

Plattegrond - bouwnummer 154
1: 50

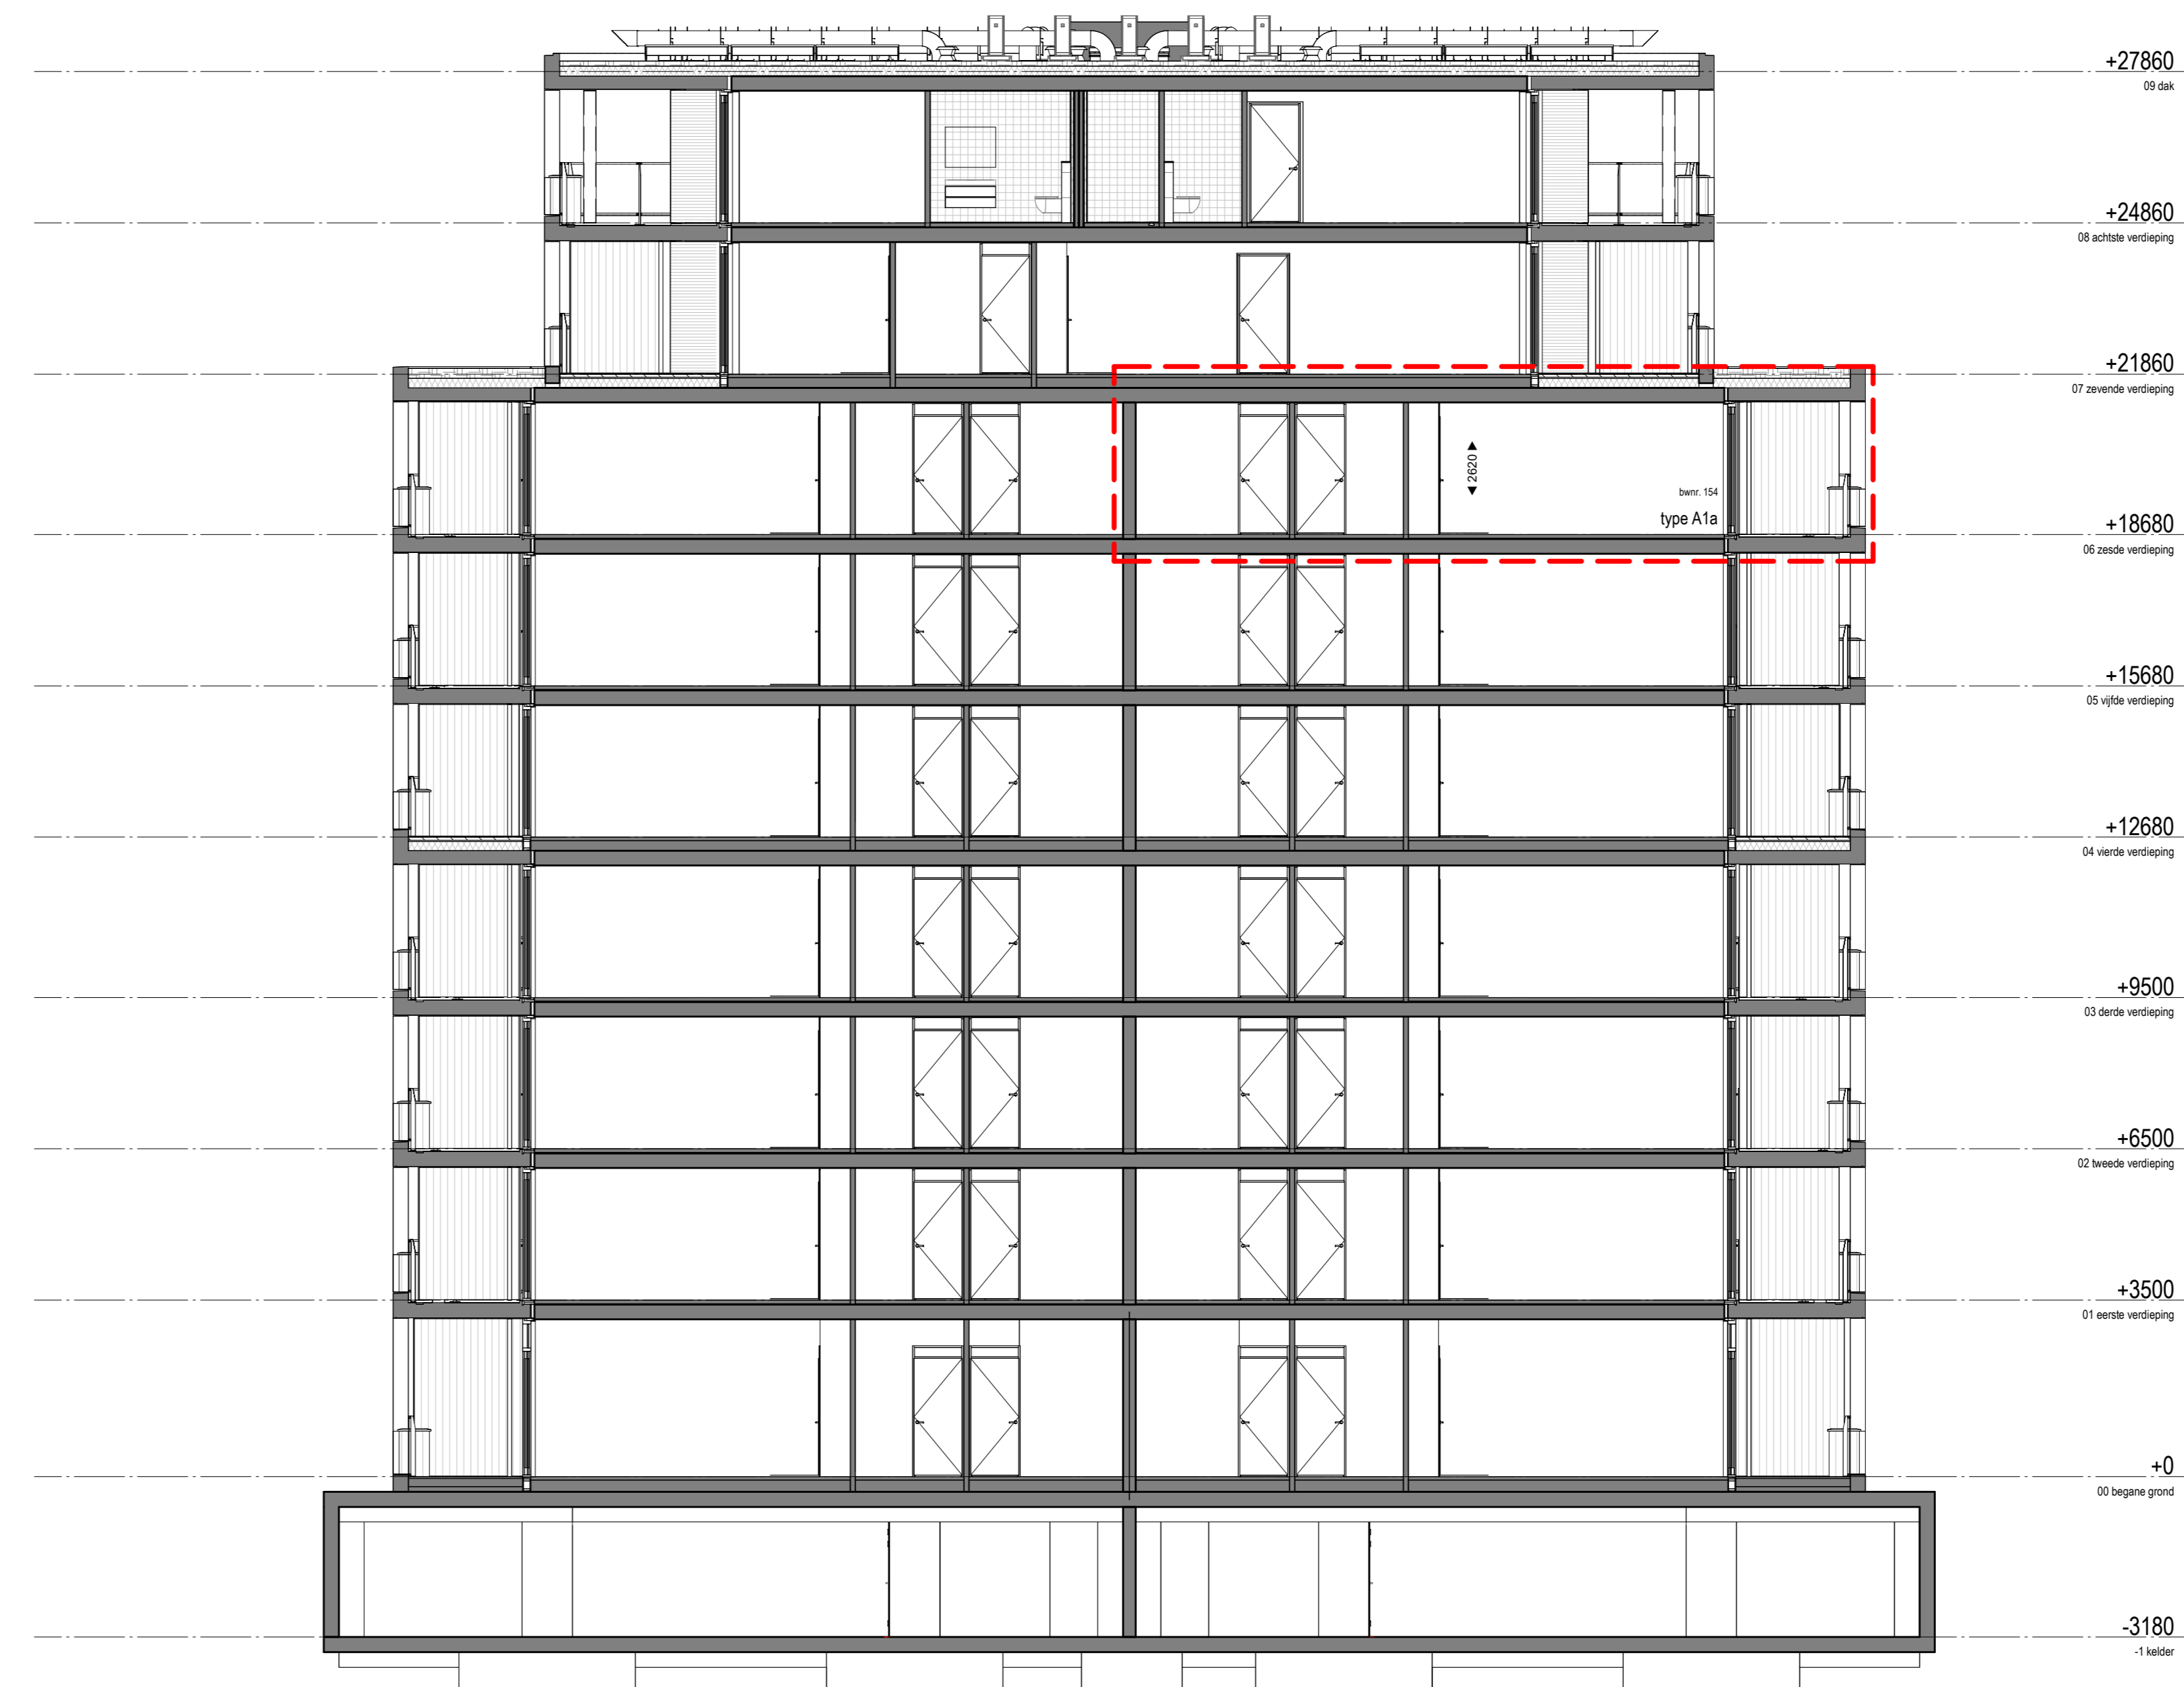




Doorsnede A - bouwnummer 154
1: 100

LEGENDA

- Verdelijning**
- Schakelaar, enkelpolig/wisselstroom (1.000+V)
 - Centraaldoos/aansluitpunt ten behoeve van verlichting
 - Aansluitpunt ten behoeve van windvang en/of aard-/lijngeliefte (excl. amateur)
 - Schakelaar en "vold" voeding/taar (L + N + PE = Schakelaar)
 - Inbouwspuit buiten (incl. LED armatuur)
 - Contactdoos 1-voudig uitgeroerd met "Verhoogde aanraakveiligheid"
 - Contactdoos 2-voudig uitgeroerd met "Verhoogde aanraakveiligheid"
 - Contactdoos, spulwastdicht opbouw (slapdoek)
 - Gecombineerde wisselstakelaar met een contactdoos (kinderveilig)
 - Aansluitpunt 1 fase, nul en beschermingscontact, inclusief wisselstakelaar 2-polig
 - Kookgroep: Perflex contactdoos 2x230V-16A (2P+2N+A)
 - Ventilatie: Perflex contactdoos t.b.v. aansluiten 3-standen schakelaar M/W/T/W (F+N+A+ 2 standen (230V))
 - CO2 opmerkt b.v. M/W/T/W (1.050/1.500+V)
 - Centraal aardpunt (Conform NEN 1010)
 - Aardings-Verliefingspunt (Conform NEN 1010) t.b.v. radiator, douche/drain e.d.
 - Aardmat
 - Optische rookmelder conform NEN 2565, 230V + back-up batterij, onderling binnen appartement bekabeld) gekoppeld
 - Daar waar nodig wordt rekening gehouden met de minimale getaltes van 66/75 dB(A)
 - Vrijlooppandje (alleen zelfkoudend bij brand), aangestuurd door: optische rookmelder hal woning/appartement en algemene gangzone
 - Videofloor-Intercomposit, 2e balkon t.b.v. deurbel (1.500+V)
 - Beldrukker, bij toepassing video-Intercom gekoppeld aan binnenpost
 - Data s.a.p. 1-voudig - UTP CAT 6 (RJ-45) (t.b.v. TV/Data)
 - Loze leiding 19mm -aaf flex- (met trekdraad) naar meterkast (t.b.v. TV/Data)
 - Thermostaat (1.500+V)
 - Hoofdkommando (voorkamer) signaalbed naar warmtepomp (Th/WP)
 - Thermostaten overige vertekten signaalbed naar vloerwarmingversterker (VW)
 - Buiterkraan
 - Ventiel retourkucht
 - Ventiel aanvoerkuht

Renverooi symbolen

 - hwa hemelwaterafvoer
- woningtoegang
- ruimte voorzien van vloerwarming
- elektrische radiator

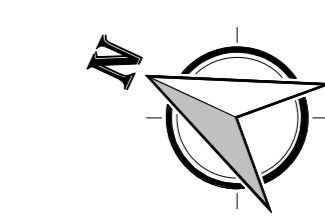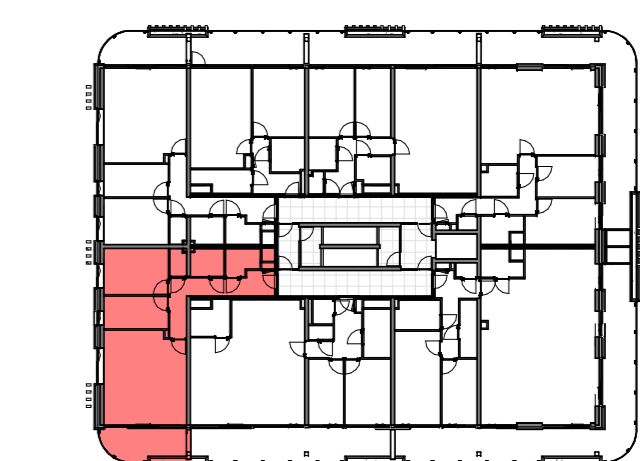

Nieuwstad
VK-154
Bouwnummer 154 (woningtype A1a)

schaal: 1: 50 / 1: 100
formaat: A0
datum: 27-11-2024